



PIANO TERRA E AREE ESTERNE

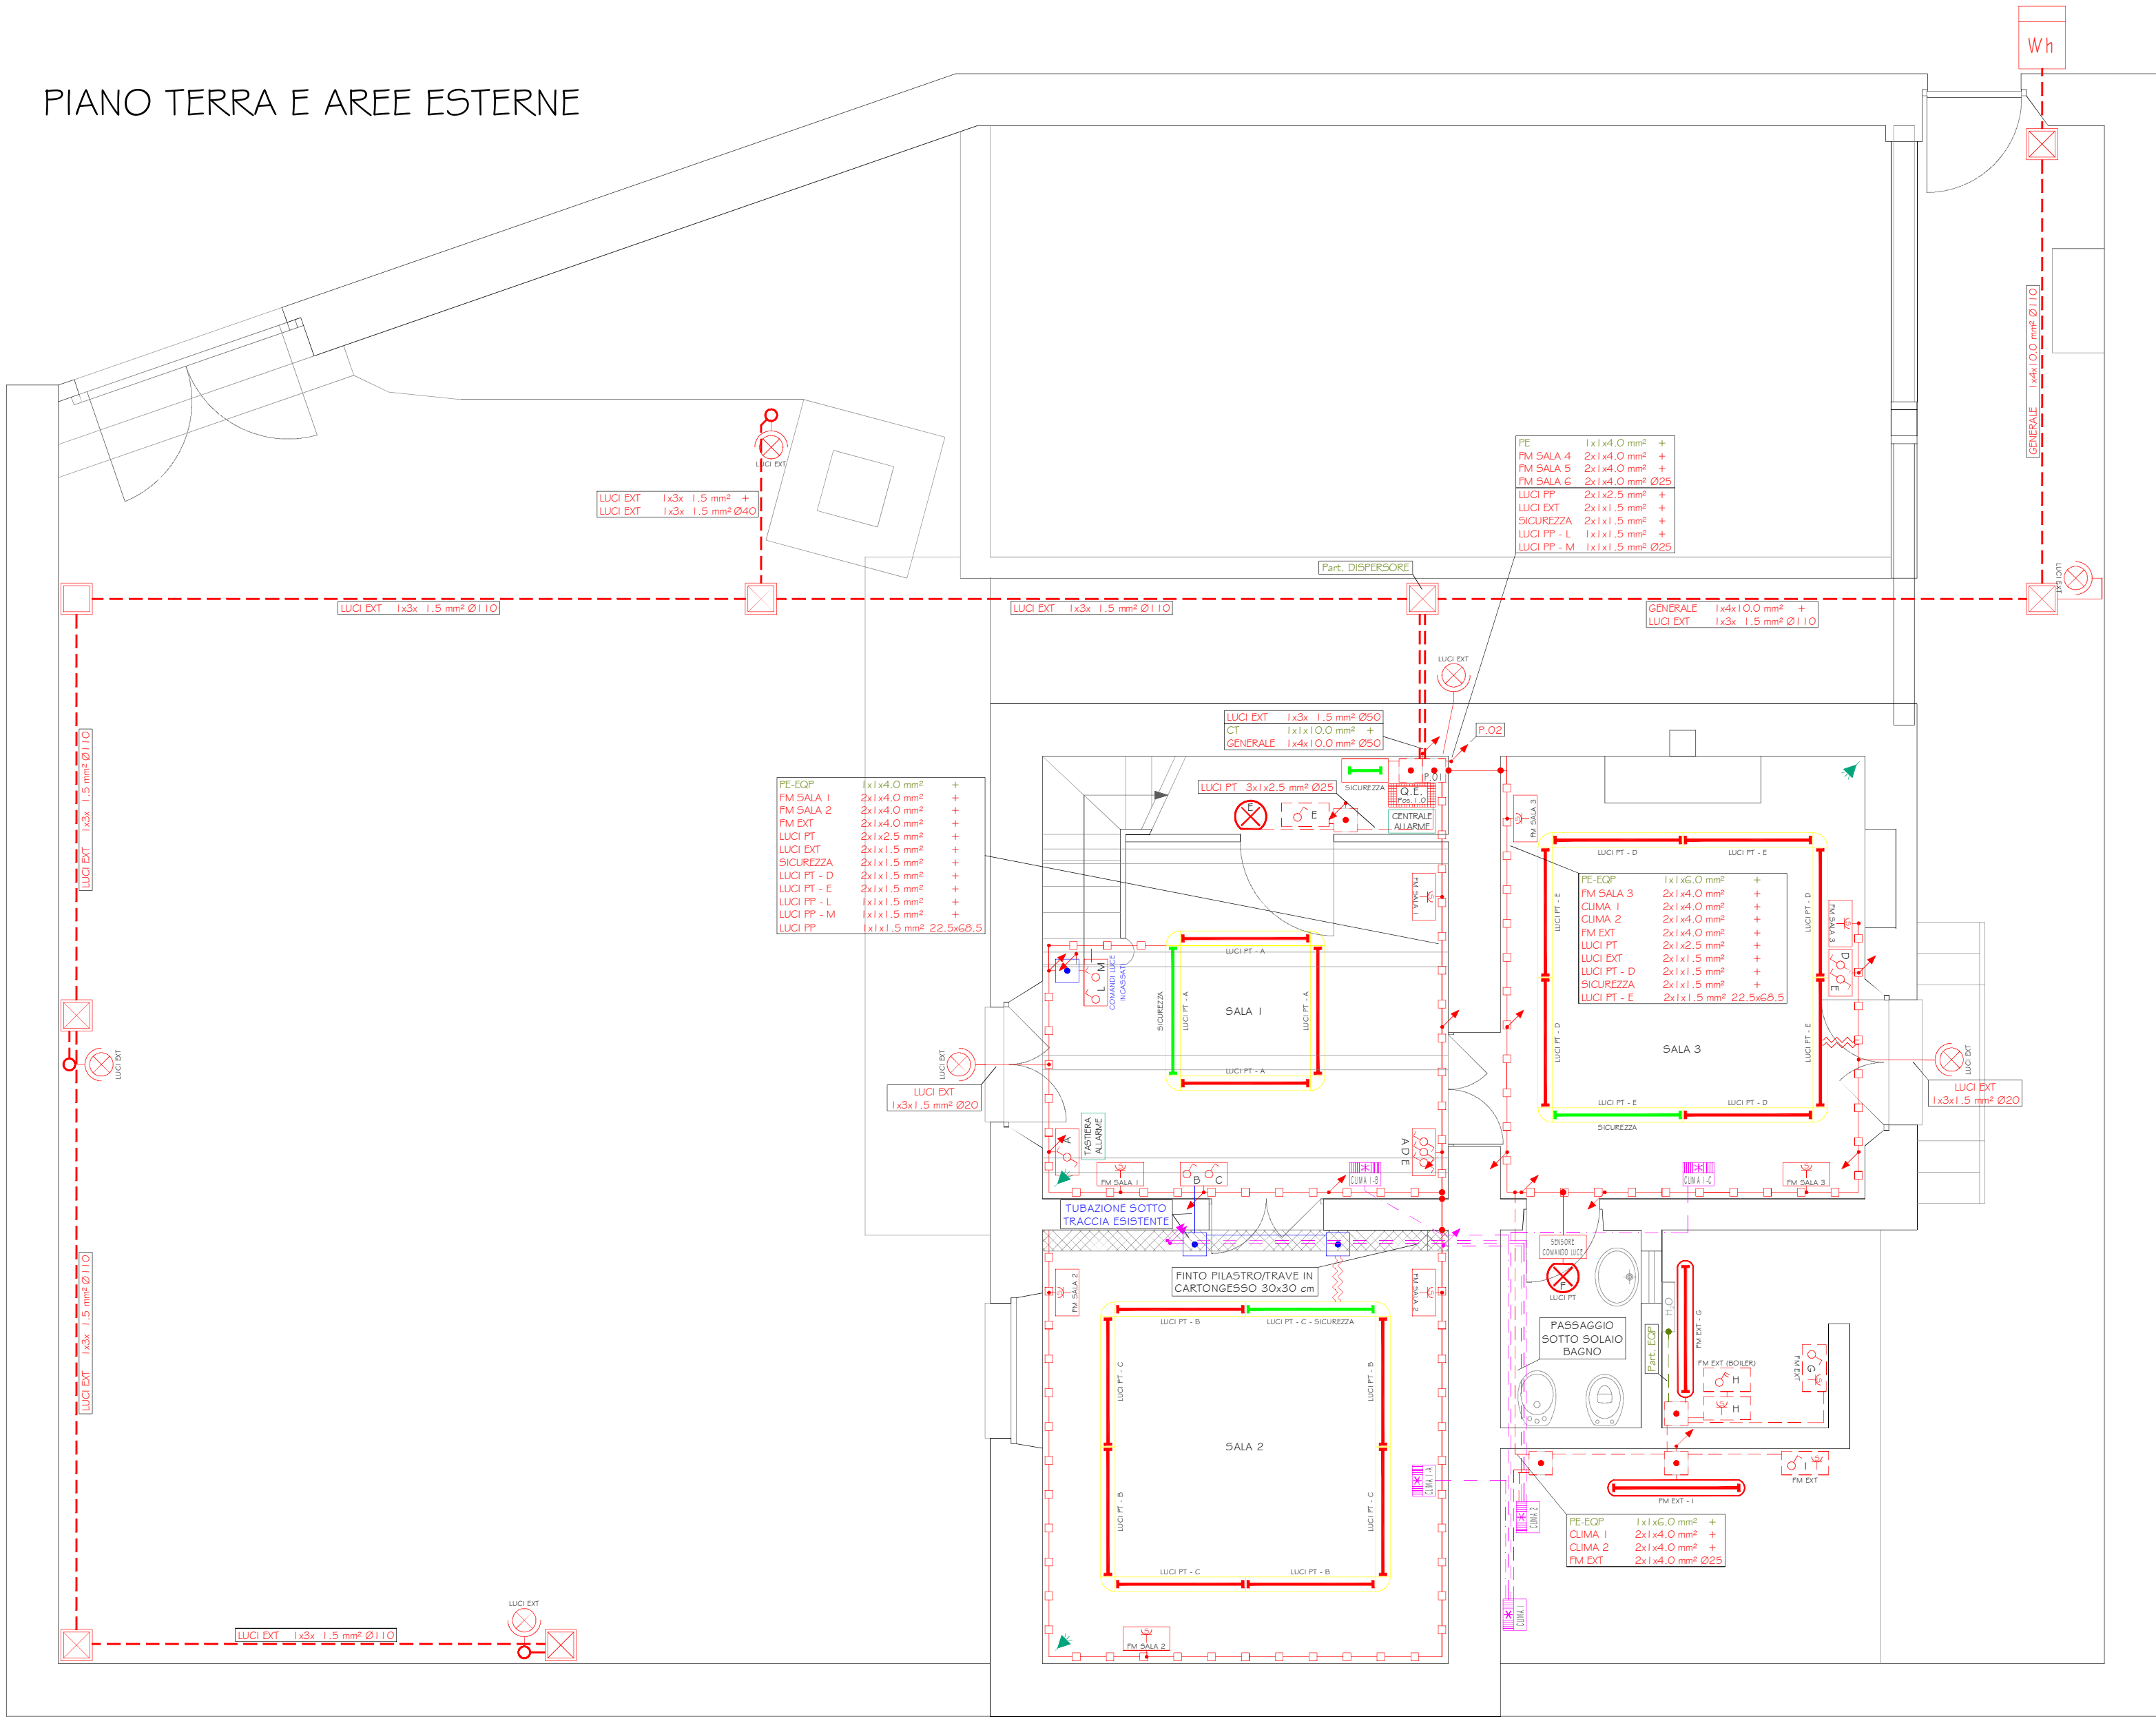


PIANO PRIMO

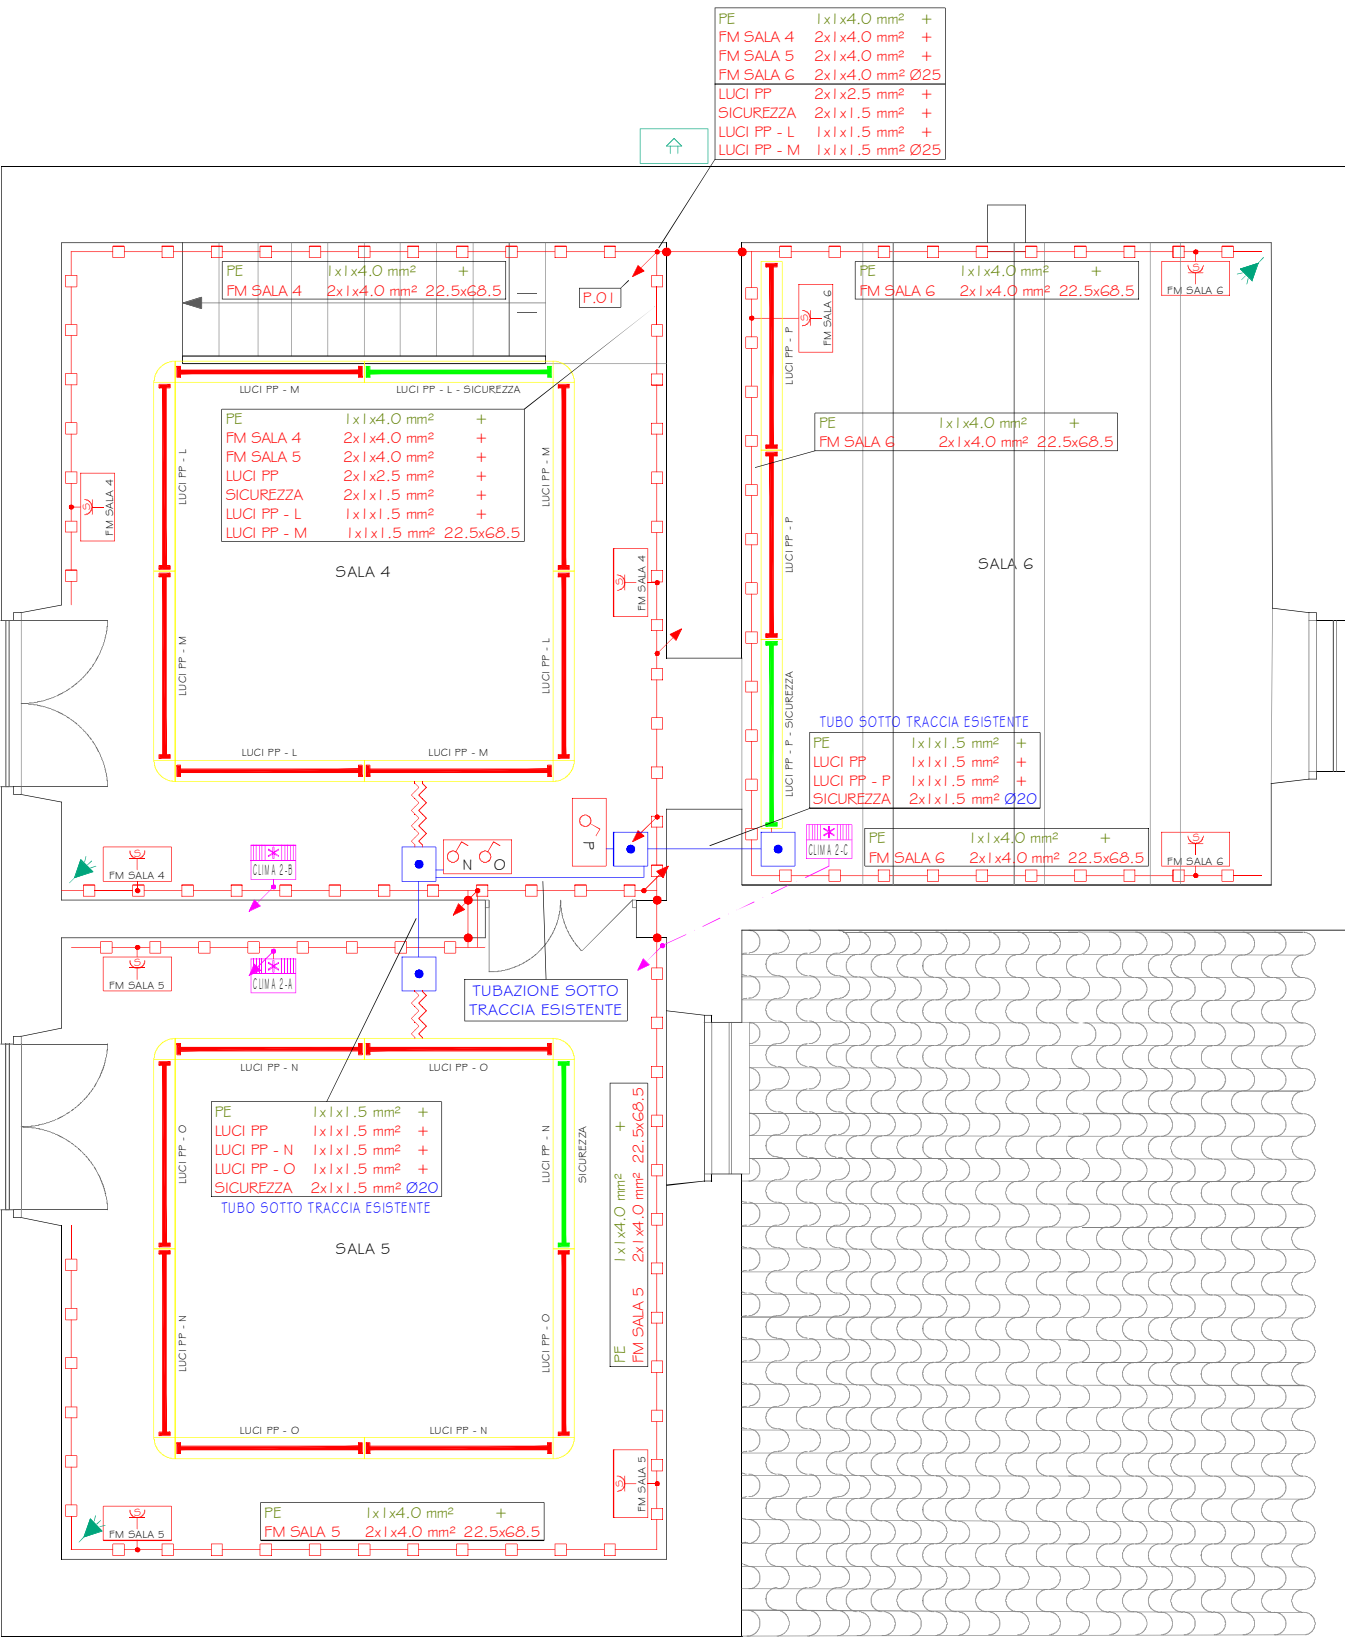


STATO DI FATTO

PIANO TERRA E AREE ESTERNE

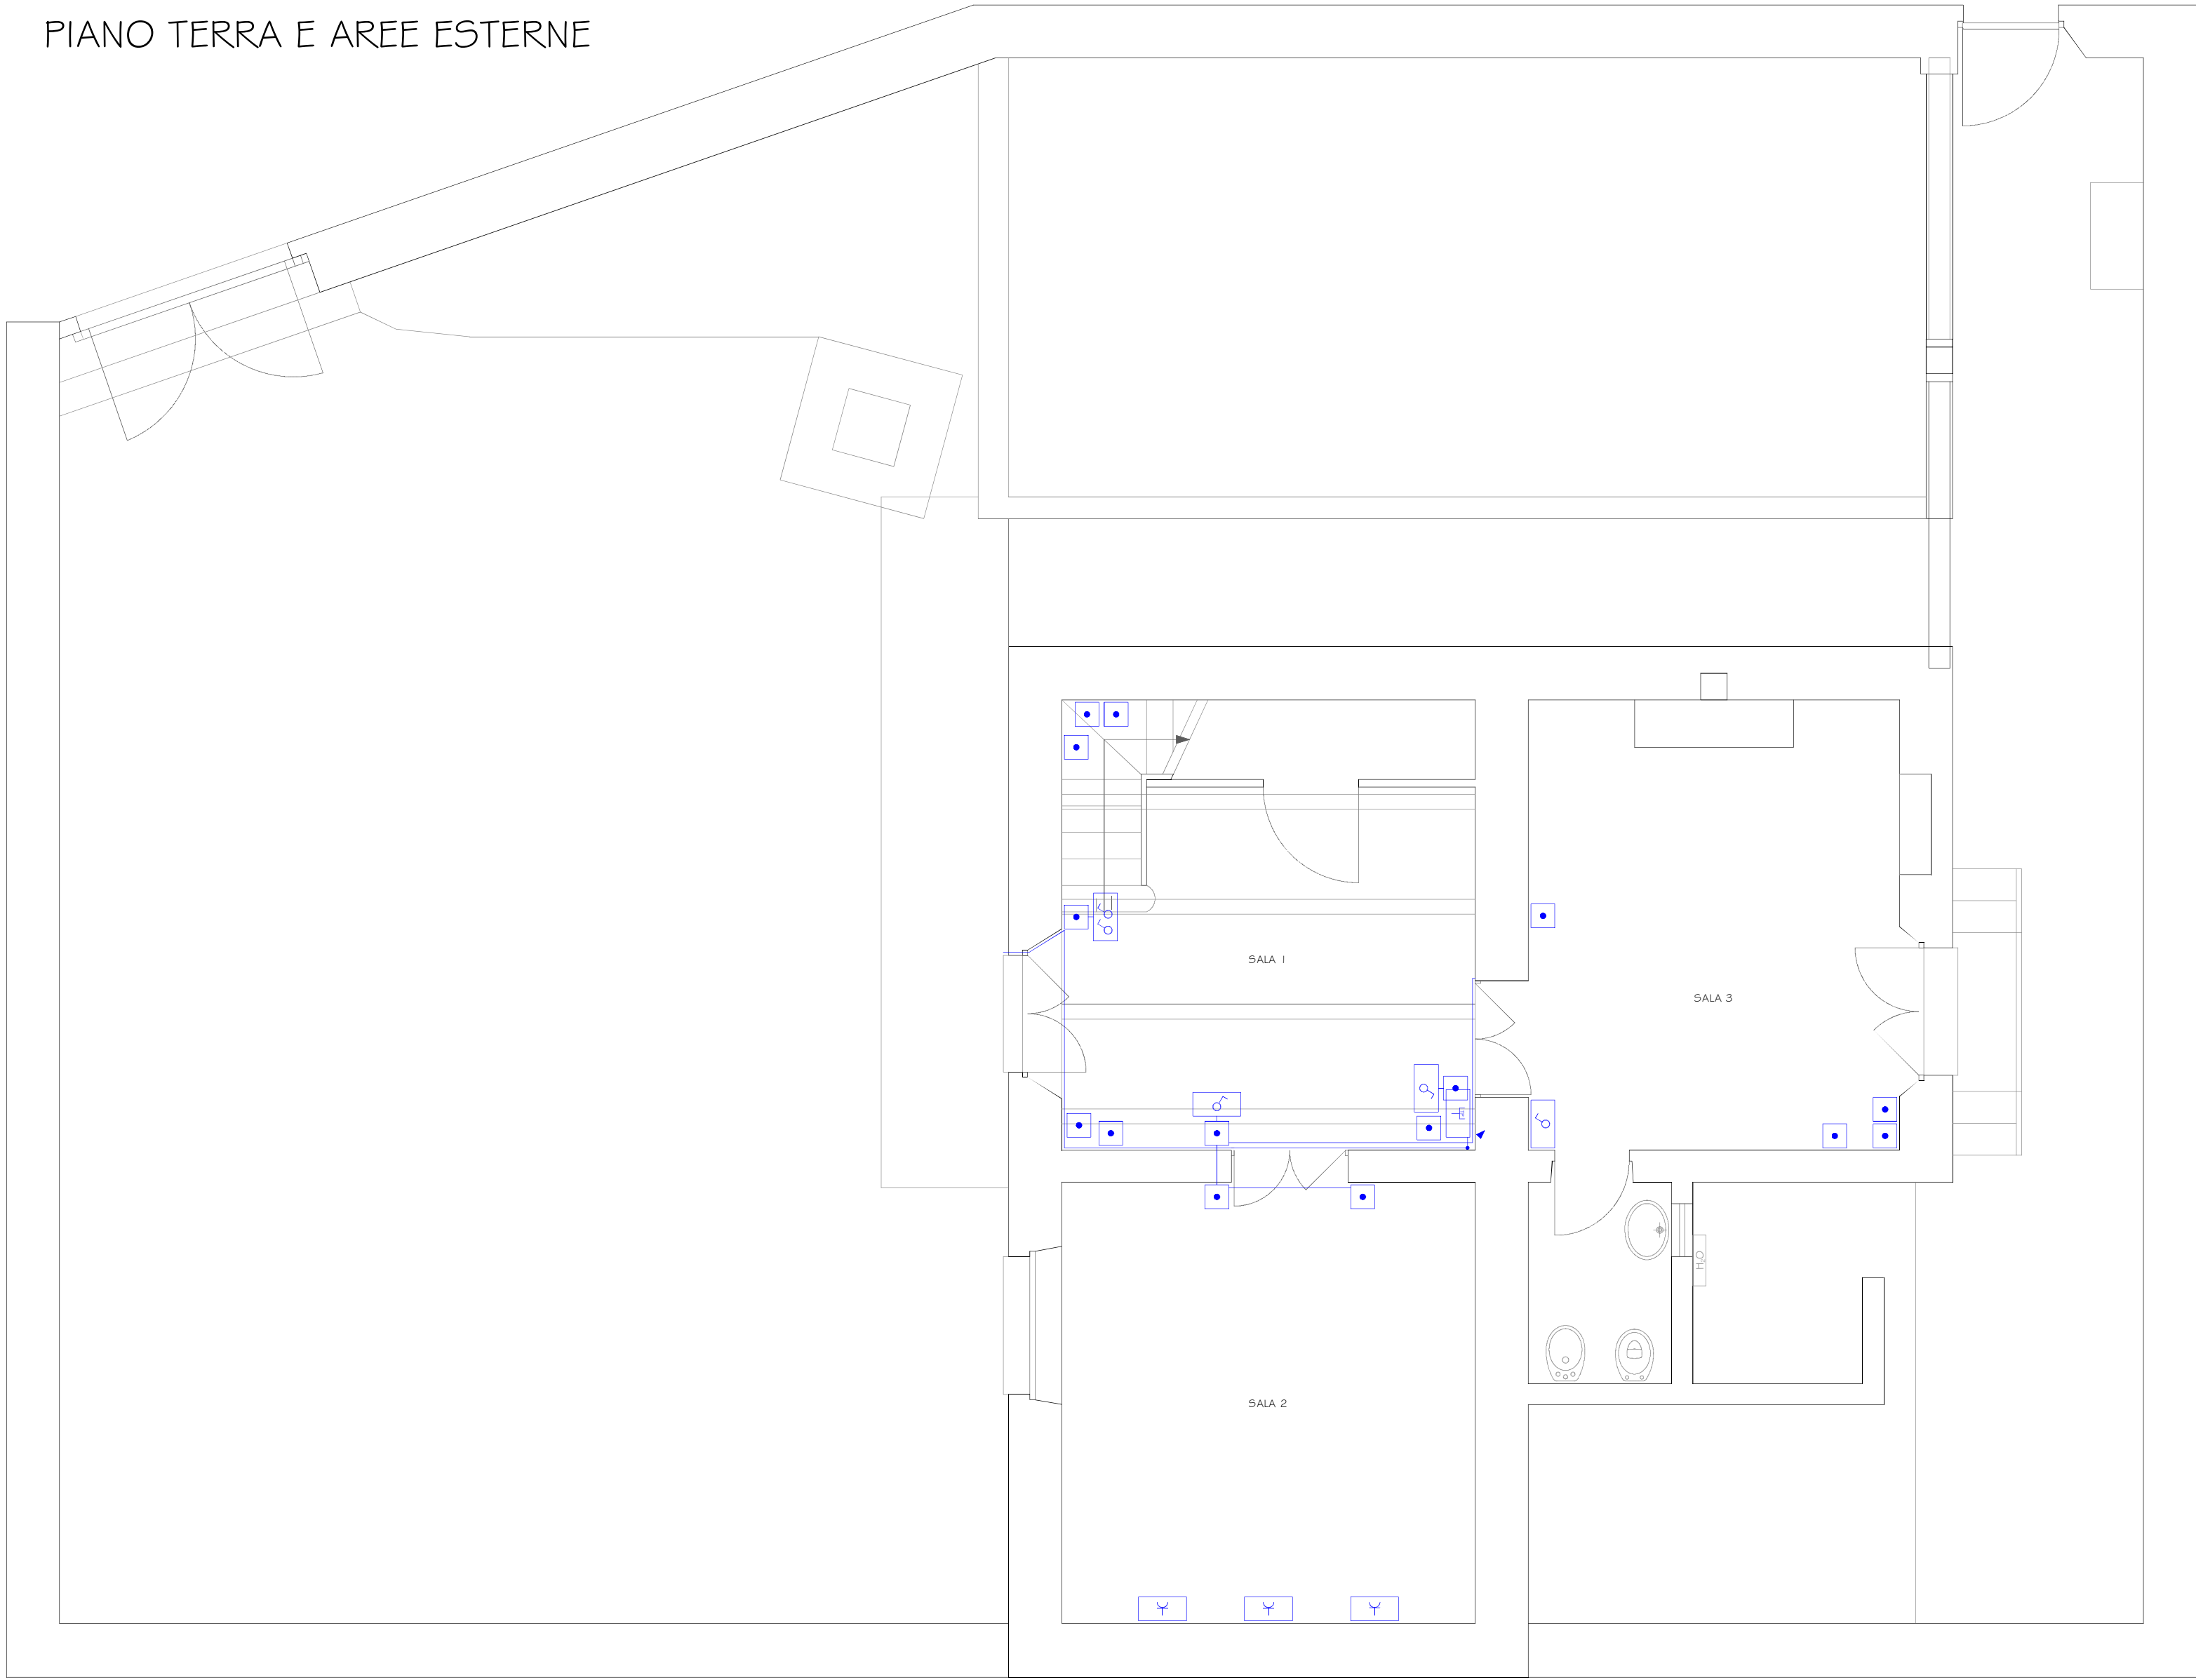

PIANO PRIMO

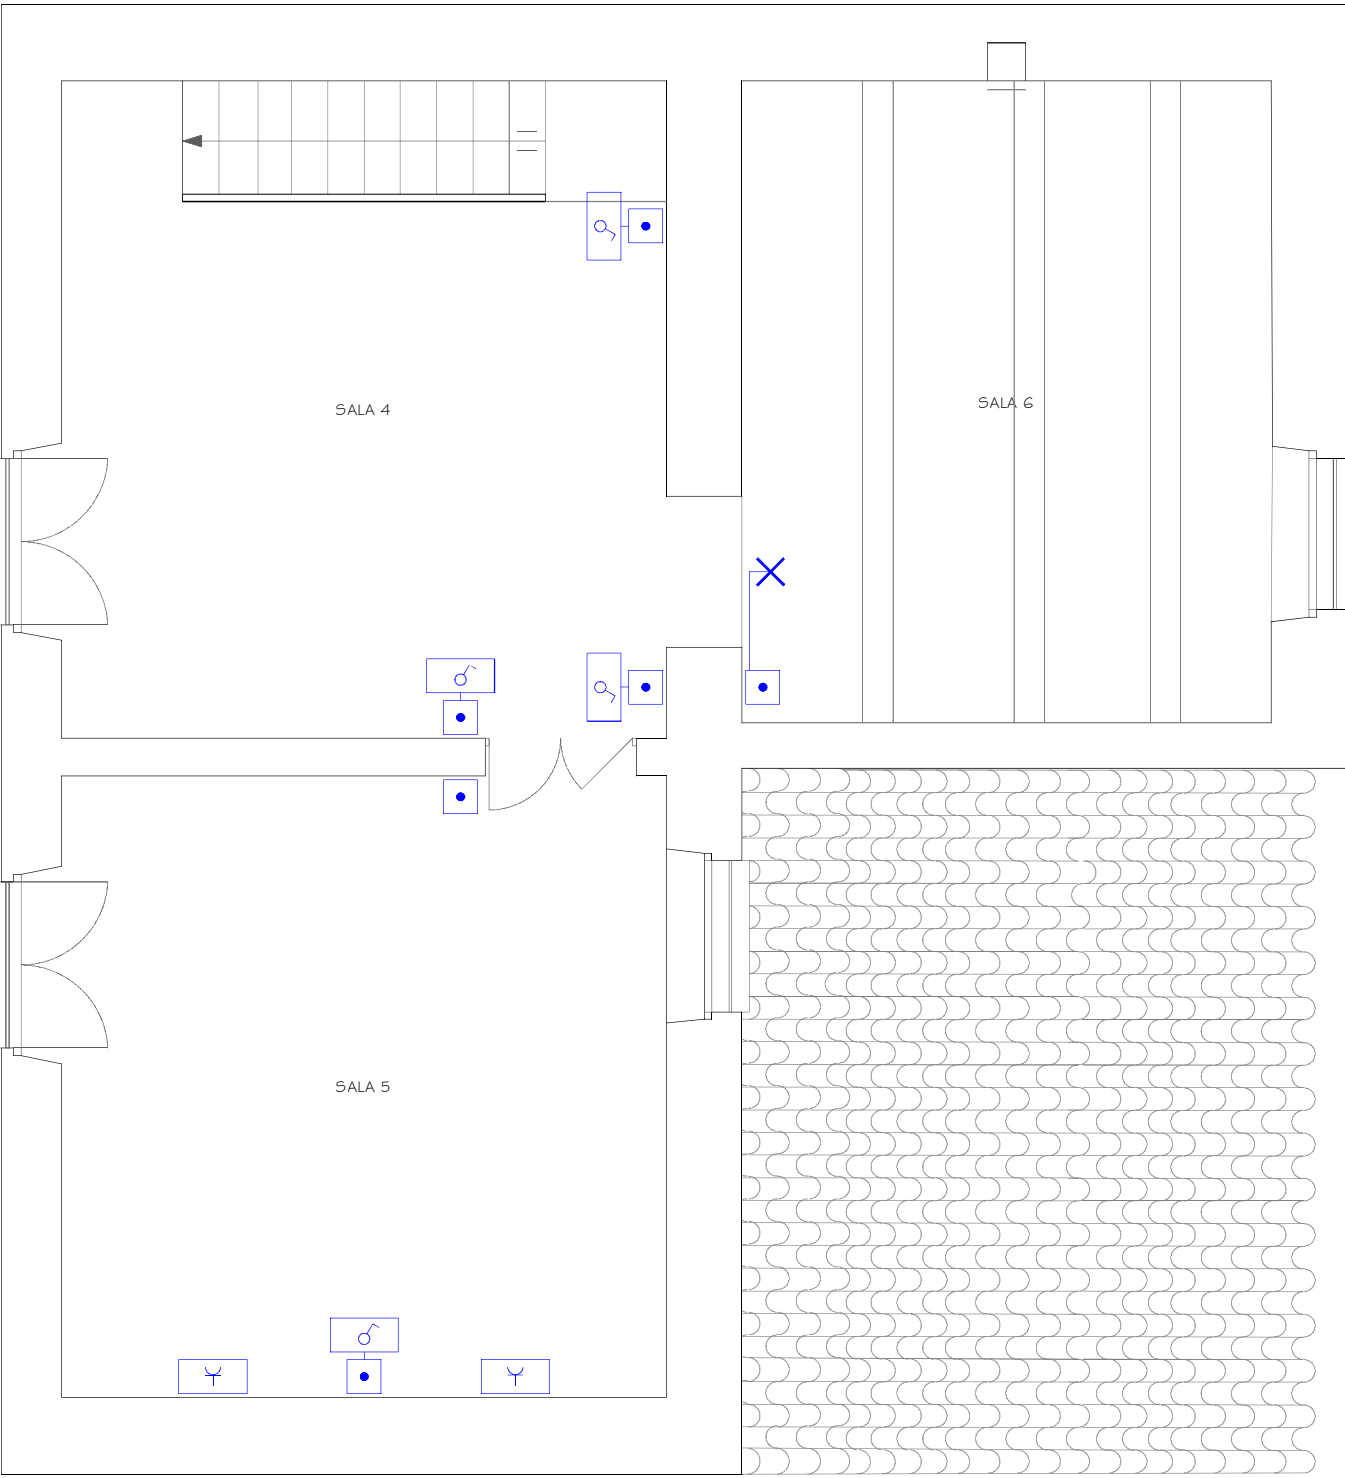

GAL LINAS CAMPIDANO PSR 2007-2013
Misura 313 INCENTIVAZIONE DI ATTIVITÀ TURISTICHE,
azione 2 "informazione e accoglienza"
OPERE DI MANUTENZIONE E ADEGUAMENTO IMPIANTI PER ALLESTIMENTO
DI CASA FANARI E DEL BLOCCO CENTRALE DI CASE A CORTE

COMUNE DI GUSPINI

TAV. 101 oggetto **PIANTA IMPIANTO ELETTRICO**
CASA FANARI

scala **1:100**
data **SETTEMBRE 2015**
rev.
COMMITTENTE **COMUNE DI GUSPINI**
RUP **ING. MARIA CLAUDIA SERAFINI**
PROGETTISTI **Ing. Arch. Silvia Serra**
PROGETTO IMPIANTI **Per. Ind. Emanuele Vaccargiu**

Ing. Arch. Silvia Serra
Per. Ind. Emanuele Vaccargiu
cel.3297143882
cel.3403663078